

Legenda:

- projektowany kanał ciśnieniowy
- Tc4 - miejsce włączenia projektowanego przyłącza
- 10 - punkt charakterystyczny rurociągu ciśnieniowego
- p59 - projektowana pompownia przydomowa na działce 59
- Tc4 p59 - projektowane przyłącze ciś. Dn40mm
- z065 - zasuwa na projektowanym kanale ciśnieniowym
- - - - - projektowany kabel energetyczno-sterowniczy
- - projektowana skrzynka zasilająco-sterująca przydomowej przepompowni
- - - - - docelowy kanał grawitacyjny
- - studnia na docelowym kanale grawitacyjnym

Uwaga:

Na skrzyżowaniach z istniejącymi kablami energetyczno-sterowniczymi zastosować rury osłonowe z PCV.

Projektowane przewody i kable nie tworzą kolizji wysokościowych z istniejącym uzbrojeniem podziemnym.

odc. Tc3-14 wykonać bezwykopowo rurą tworzywową do przewiertów, L=511,7m

MAPA SYTUACYJNO - WYSOKOŚCIOWA

do celów projektowych skala 1:1000
ark. nr 6.170.31.18.4, 6.170.31.23.2, 6.170.31.19.3, 6.170.31.24.1, 6.170.31.19.4, 6.170.31.20.3, 6.170.31.20.1, 6.170.31.20.4, 6.170.31.20.2, 6.170.32.16.1, 6.170.32.16.3, 6.170.32.16.2, 6.170.32.17.1, 6.170.32.17.2, 6.170.32.17.3, 6.170.32.17.4, 6.170.32.22.1, 6.170.32.22.2 oraz pomiaru własnego

Układ współrzędnych płaskich: 2000/6

Układ wysokościowy: Kronsztadt 60

Arkusz 1

Miejscowość Kwiatków, Tum, Marynki, Witaszewice, Orszewice
Podgórzycze, Góra Św. Małgorzaty
Woj. łódzkie
Pow. Łęczycki
Jednostka ewidencyjna 100403_2 Góra Św. Małgorzaty
Obręb 100403_2.0007 Góra Św. Małgorzaty
Obręb 100403_2.0014 Kwiatków
Obręb 100403_2.0016 Marynki
Obręb 100403_2.0019 Orszewice
Obręb 100403_2.0020 Podgórzycze
Obręb 100403_2.0024 Tum
Obręb 100403_2.0024 Witaszewice
GKN.6642.1.742.2015

BIURO GŁOŚCZJI
Tęclaw - Miller
99-100 Łęczyca, Al. Jana Pawła II 3
tel. 024-721-82-22
NIP 775-21-55-252 REGON 47229111


Przebieg granic działek oraz konturów
klasyfikacyjnych wprowadzono na podstawie
danych z ewidencji gruntów i budynków.

UWAGA:
Nie wyklucza się istnienia w terenie innych przewodów,
o których brak informacji wynika z zaszczości historycznych
lub nie dopełnienia przepisów zgłoszenia do inwentaryzacji,
(Prawo Geodezyjne i Kartograficzne Dz.U. 30/1989.poz.163).

GŁOŚCZJI
nr upr. ewid. 13123
Czesław Tęclaw

Mapę do celów projektowych wykonał
geodeta uprawniony Czesław Tęclaw
upr. zawod. nr 13123. Mapa zawiera
stan aktualny na wrzesień 2015 r.
w zakresie oznaczonym linią przerywaną.

Łęczyca, dn. 28.09.2015r.

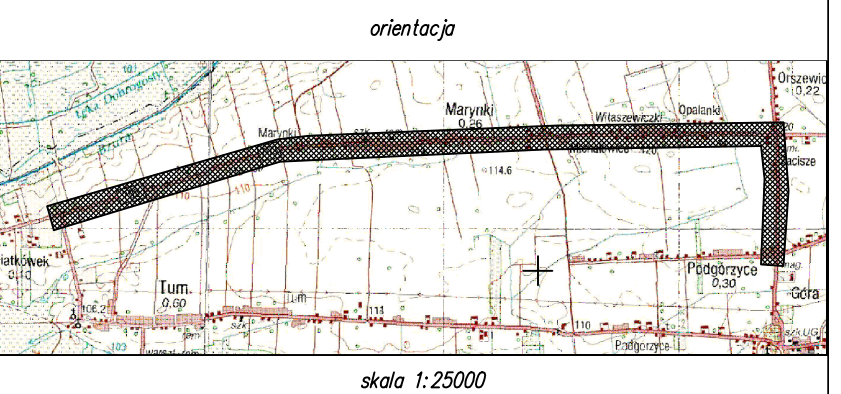

Niniejszy wydruk mapy jest fragmentem mapy
sytuacyjno-wysokościowej do celów projektowych
w skali 1:1000 zaawidencjonowanej przez Starostę
Łęczyckiego dn. 02.12.2015r. pod nr P.1004.2015.1065

Za zgodność z oryginałem:

Podpisano mapę, za którą jest odpowiedzialny za
opracowanie w wyroku (pob. geodezyjny)
i kartograficzny, których rezultaty zawiera
opracowanie techniczne wpisany do ewidencji
materiałów państwowego zasobu geodezyjnego
i kartograficznego
STAROSTA ŁĘCZYCKI
9.10.04. 2015. 1065
(Data wypełnienia operatu technicznego do ewidencji map i planów)
mgr inż. Arkadiusz Kozłowski
Prawnik upr. 02.12.2015
(Data wypełnienia operatu technicznego do ewidencji map i planów)
mgr inż. H. Majewska

Zakład Projektowania i Realizacji Inwestycji			
K O M A s.c.			
91-420 Łódź, ul. Północna 27/29, pok. 111 tel/fax (42)630 04 84			
Objekt: Budowa kanalizacji ciśnieniowej - etap Marynki i etap Nowy Gaj - kanalizacja sanitarna w m. Kwiatków, Tum, Marynki, Witaszewice, Orszewice, Góra Św. Małgorzaty	Treść rys. :		Rodzaj proj. PBW
	Projekt zagospodarowania		
	Upr. nadz.	Podpis	
	Projektował branża elektryczna:		
	mgr inż. M. Simiński		LOD/1439/PWEO/10
Projektował branża sanitarna:		inż. J. Kozłowski	GP II 460 - 8/76
	mgr inż. B. Kozłowski		LOD/1541/PWOS/10
Sprawdził branża sanitarna:		inż. H. Majewska	131/98/WŁ
			Nr rys. 1