

Arkusz 3 i 4

BIURO GEODEZJI
Teclaw - Miller
100 Łęczyca, Al. Jana Pawła II
tel. 024-721-82-22
775-21-58-282 REGON 47229144

Mapę do celów projektowych wykonał
geodeta uprawniony Czesław Tectaw
upraw. zawod. nr 13123. Mapa zawiera
stan aktualny na wrzesień 2015 r.
w zakresie oznaczonym linią przerywaną

Kęczyca, dn. 28.09.2015r.

Wykonanie niniejszej mapy nie było poprzedzone
ustaleniami dotyczącymi ewentualnych służebności
gruntowych obciążających grunty położone
w granicach projektowanej inwestycji budowlanej.

Przebieg granic działek oraz konturów
klasyfikacyjnych wprowadzono na podstawie
danych z ewidencji gruntów i budynków.

UWAGA:
Nie wyklucza się istnienia w terenie innych przewodów,
o których brak informacji wynika z zaszczości historycznych
lub nie dopełnienia przepisów zgłoszenia do inwentaryzacji.
(Prawo Geodezyjne i Kartograficzne Dz.U. 30/1989.poz.163.)


Legenda:

- projektowany kanał ciśnieniowy
- Tc108- miejsce włączenia projektowanego przyłącza
- 157 - punkt charakterystyczny rurociągu ciśnieniowego
- p221 - projektowana pompownia przydomowa na działce 221
- Tc108 - p221 - projektowane przyłącze ciś. Dn40mm
- zØ65 - zasuwka na projektowanym kanale ciśnieniowym
- - - - - projektowany kabel energetyczno-sterowniczy
- - projektowana skrzynka zasilająco-sterująca przydomowej przepompowni
- - - - - docelowy kanał grawitacyjny
- - studnia na docelowym kanale grawitacyjnym

Uwaga:

Na skrzyżowaniach z istniejącymi kablami energetyczno-sterowniczymi zastosować rury osłonowe z PCV.


Projektowane przewody i kable nie tworzą kolizji wysokościowych z istniejącym uzbrojeniem podziemnym.

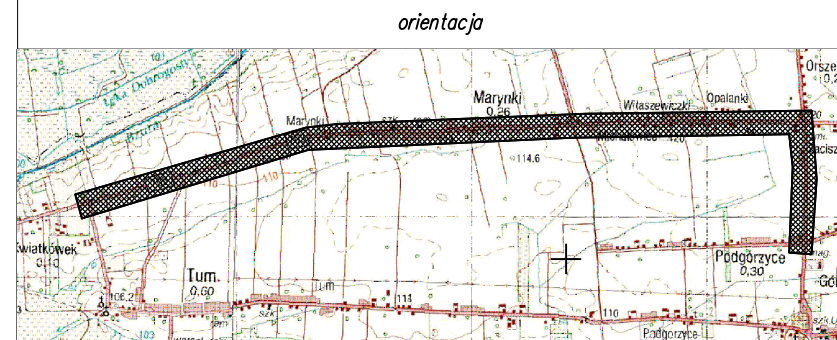

skala 1:25000

Niniejszy wydruk mapy jest fragmentem mapy
sytuacyjno-wysokościowej do celów projektowych
w skali 1:1000 zaewidencjonowanej przez Starostę
Łęczyckiego dn. 02.12.2015r. pod nr P.1004.2015.1065

Za zgodność z oryginałem:

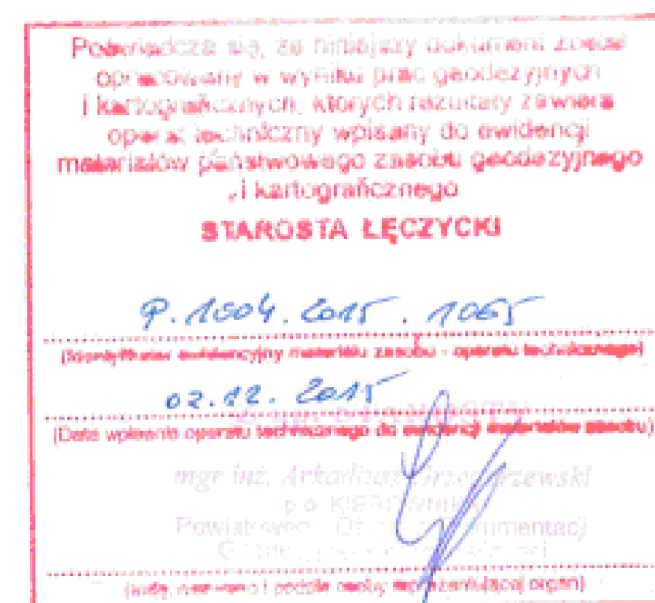

Zakład Projektowania i Realizacji Inwestycji			
K O M A S S.			
91-420 Łódź, ul. Północna 27/29, pok. 111 tel/fax (42)630 04 84			
Objekt: Budowa kanalizacji ciśnieniowej - etap Marynki i etap Nowy Gaj - kanalizacja sanitarna w m. Kwiatkówek, Tum, Marynki, Witaszewice, Orszewice, Góra Św. Małgorzaty	Treść rys. : Projekt zagospodarowania		Rodzaj proj. PBW
	Upr. bud		Podpis
	Projektował branża elektr. : mgr inż. M. Simiński		LOD/1439/PWOE/10
	Projektował branża sanit. : inż. J. Kozłowski		GP II 460 - 8/76
	Projektował branża sanit. : mgr inż. B. Kozłowski		LOD/1541/PWOS/10
Sprawdził branża sanit. : inż. H.Majewska		131/98/WŁ	Nr rys. 6