


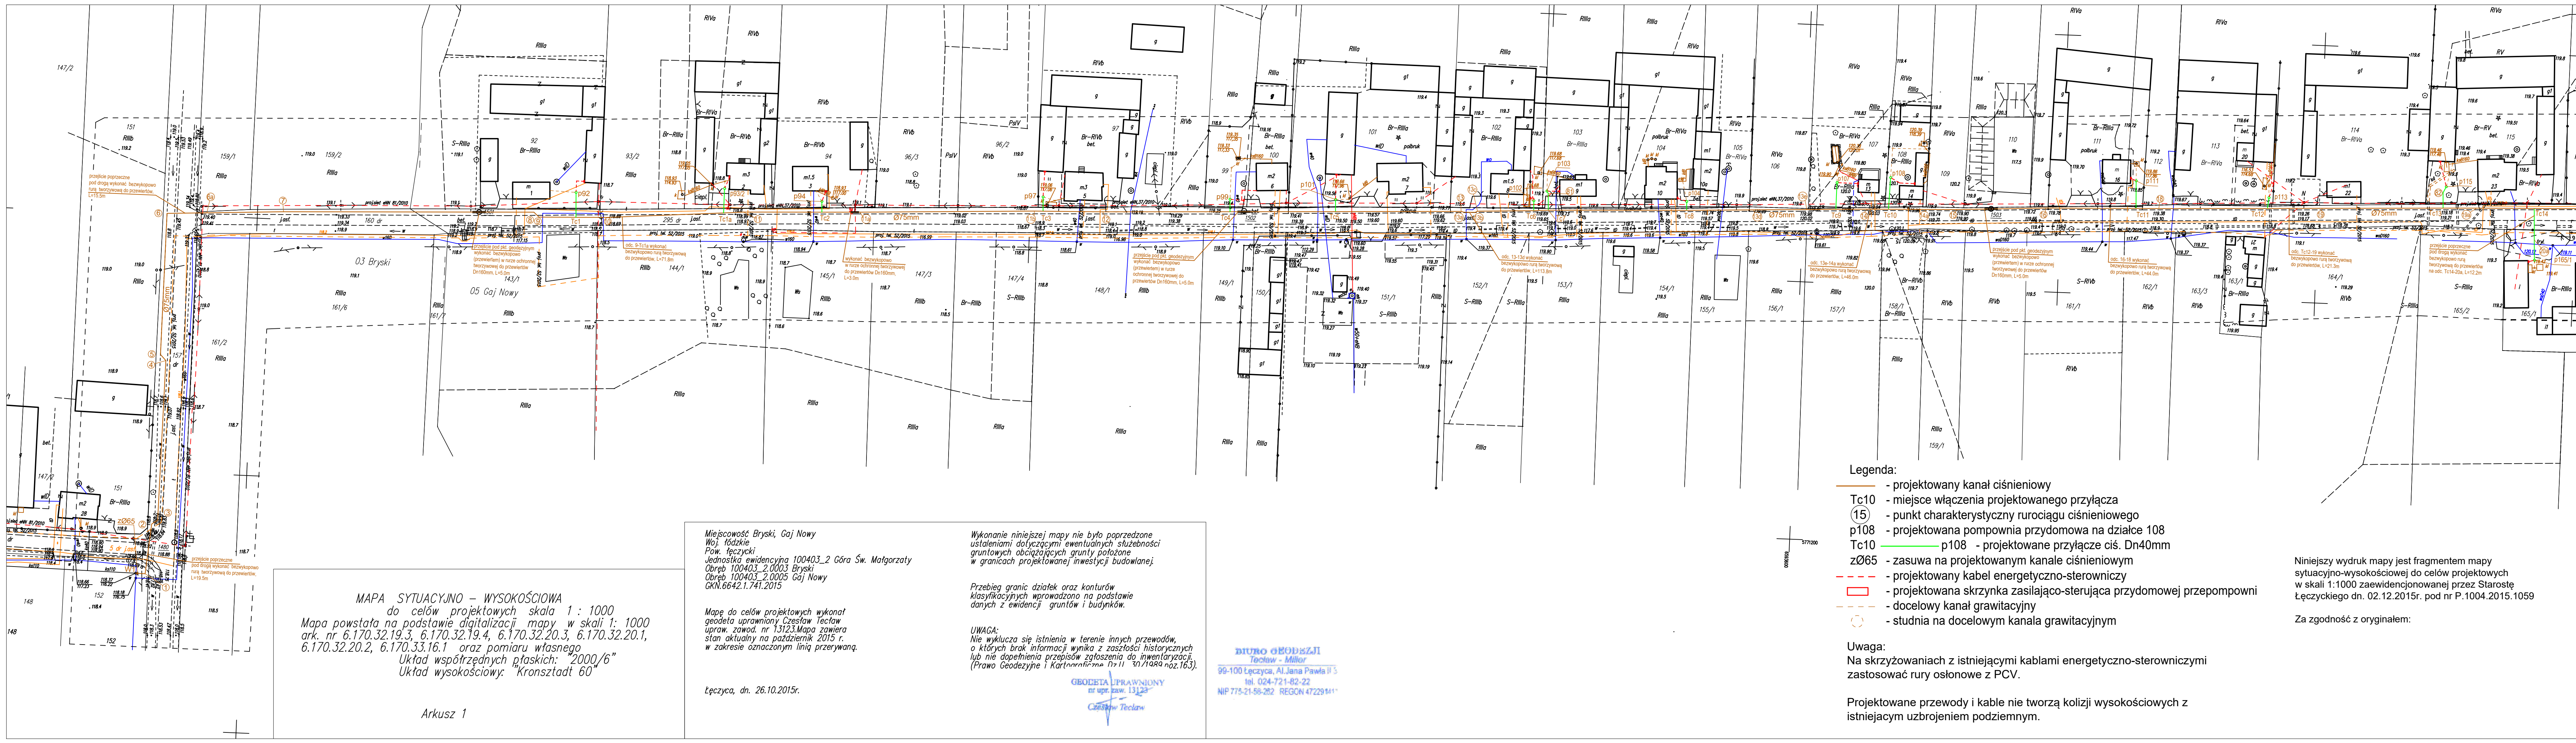

MAPA SYTUACYJNO - WYSOKOŚCIOWA
do celów projektowych skala 1 : 1000
Mapa powstała na podstawie digitalizacji mapy w skali 1: 1000
ark. nr 6.170.32.19.3, 6.170.32.19.4, 6.170.32.20.3, 6.170.32.20.1,
6.170.32.20.2, 6.170.33.16.1 oraz pomiaru własnego
Układ współrzędnych płaskich: "2000/6"
Układ wysokościowy: "Krańszadt 60"

Miejscowość Bryski, Gaj Nowy
Woj. łódzkie
Pow. łęczycki
Jednostka ewidencyjna 100403_2 Góra Św. Małgorzaty
Obręb 100403_2.0003 Bryski
Obręb 100403_2.0005 Gaj Nowy
GKN.6642.1.741.2015

Mapę do celów projektowych wykonał
geodeta uprawniony Czesław Teclaw
Obręb 100403_2.0003 Bryski
Obręb 100403_2.0005 Gaj Nowy
stan aktualny na październik 2015 r.
w zakresie oznaczonym linią przerywaną.

Łęczyca, dn. 26.10.2015r.

Wykonanie niniejszej mapy nie było poprzedzone
ustaleniami dotyczącymi ewentualnych służebności
gruntowych obciążających grunty położone
w granicach projektowanej inwestycji budowlanej.

Przebieg granic działek oraz konturów
klasyfikacyjnych wprowadzono na podstawie
danych z ewidencji gruntów i budynków.

UWAGA:
Nie wyklucza się istnienia w terenie innych przewodów,
o których brak informacji wynika z zaszczytów historycznych
lub nie dopełnienia przepisów zgłoszenia do inwentaryzacji
(Prawo Geodezyjne i Kartograficzne Dz.U. 31.12.1994 r. poz. 163).


BIURO GEODEZJI
Teclaw - Miller
99-100 Łęczyca, Al. Jana Pawła II 3
tel. 024-721-82-22
NIP 775-21-56-252 REGON 47229141

GEODETA UPRAWNIONY
nr upr. zw. 13123
Czesław Teclaw

- Legenda:
- projektowany kanał ciśnieniowy
 - Tc10 - miejsce włączenia projektowanego przyłącza
 - (15) - punkt charakterystyczny rurociągu ciśnieniowego
 - p108 - projektowana pompownia przydomowa na działce 108
 - Tc10 - p108 - projektowane przyłącze ciś. Dn40mm
 - zØ65 - zasuwa na projektowanym kanale ciśnieniowym
 - - - projektowany kabel energetyczno-sterowniczy
 - - - projektowana skrzynka zasilająco-sterująca przydomowej przepompowni
 - - - docelowy kanał grawitacyjny
 - - studnia na docelowym kanale grawitacyjnym

Uwaga:
Na skrzyżowaniach z istniejącymi kablami energetyczno-sterowniczymi
zastosować rury ostonowe z PCV.

Projektowane przewody i kable nie tworzą kolizji wysokościowych z
istniejącym uzbrojeniem podziemnym.

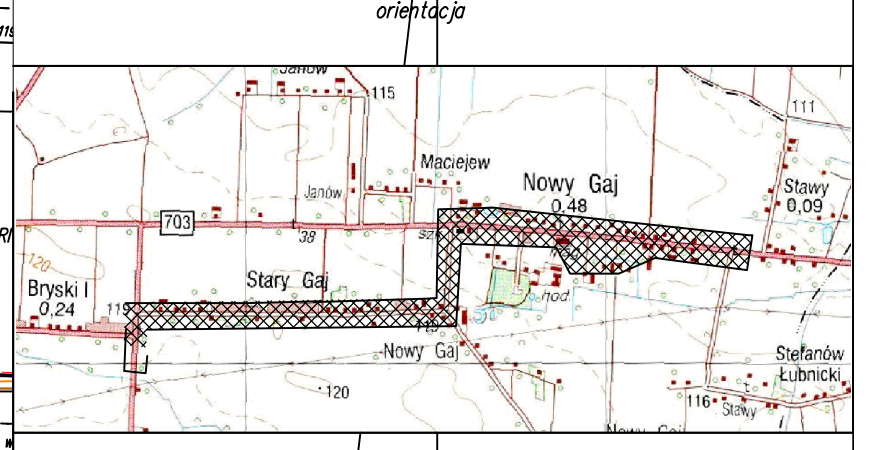

Powiadza się, że niniejszy druk jest fragmentem
opracowania w wykonaniu przez geodetę
i kartografów, których zadaniem jest
opracowanie techniczny w sprawie
materiałów państwowego zasobu geodezyjnego
i kartograficznego
STAROSTA ŁĘCZYCKI
P. 1004.2015.1059
02.12.2015
mgr inż. Andrzej Czerwinski
Dział Geodezji
Powiatowy Zarząd Geodezji
(Członek wydziału ds. geodezji i kartografii)

Niniejszy wydruk mapy jest fragmentem mapy
sytuacyjno-wysokościowej do celów projektowych
w skali 1:1000 zaewidencjonowanej przez Starostę
Łęczyckiego dn. 02.12.2015r. pod nr P.1004.2015.1059

Za zgodność z oryginałem:

Zakład Projektowania i Realizacji Inwestycji			
KOMAS.c.			
91-420 Łódź, ul. Północna 27/29, pok. 111 tel/fax (42)630 04 84			
Obiekt: Budowa kanalizacji ciśnieniowej - etap Marynki i etap Nowy Gaj - kanalizacja sanitarna w m. Bryski, Nowy Gaj	Treść rys. :		Rodzaj proj. PBW
	Projekt zagospodarowania		
	Upr. bud		Podpis
	Projektował branża elektr.:		
	mgr inż. M. Simiński		LOD/1439/PWOE/10
Projektował branża sanit.:			Data:
inż. J. Kozłowski		GP II 460 - 8/76	02.2016
Projektował branża sanit.:			Skala:
mgr inż. B. Kozłowski		LOD/1541/PWOS/10	1:1000
Sprawdził branża sanit.:			Nr rys.
inż. H.Majewska		131/98/WŁ	1